


BUDOVA B – 1.S – PBS

odstup od přístupu ke kotelně

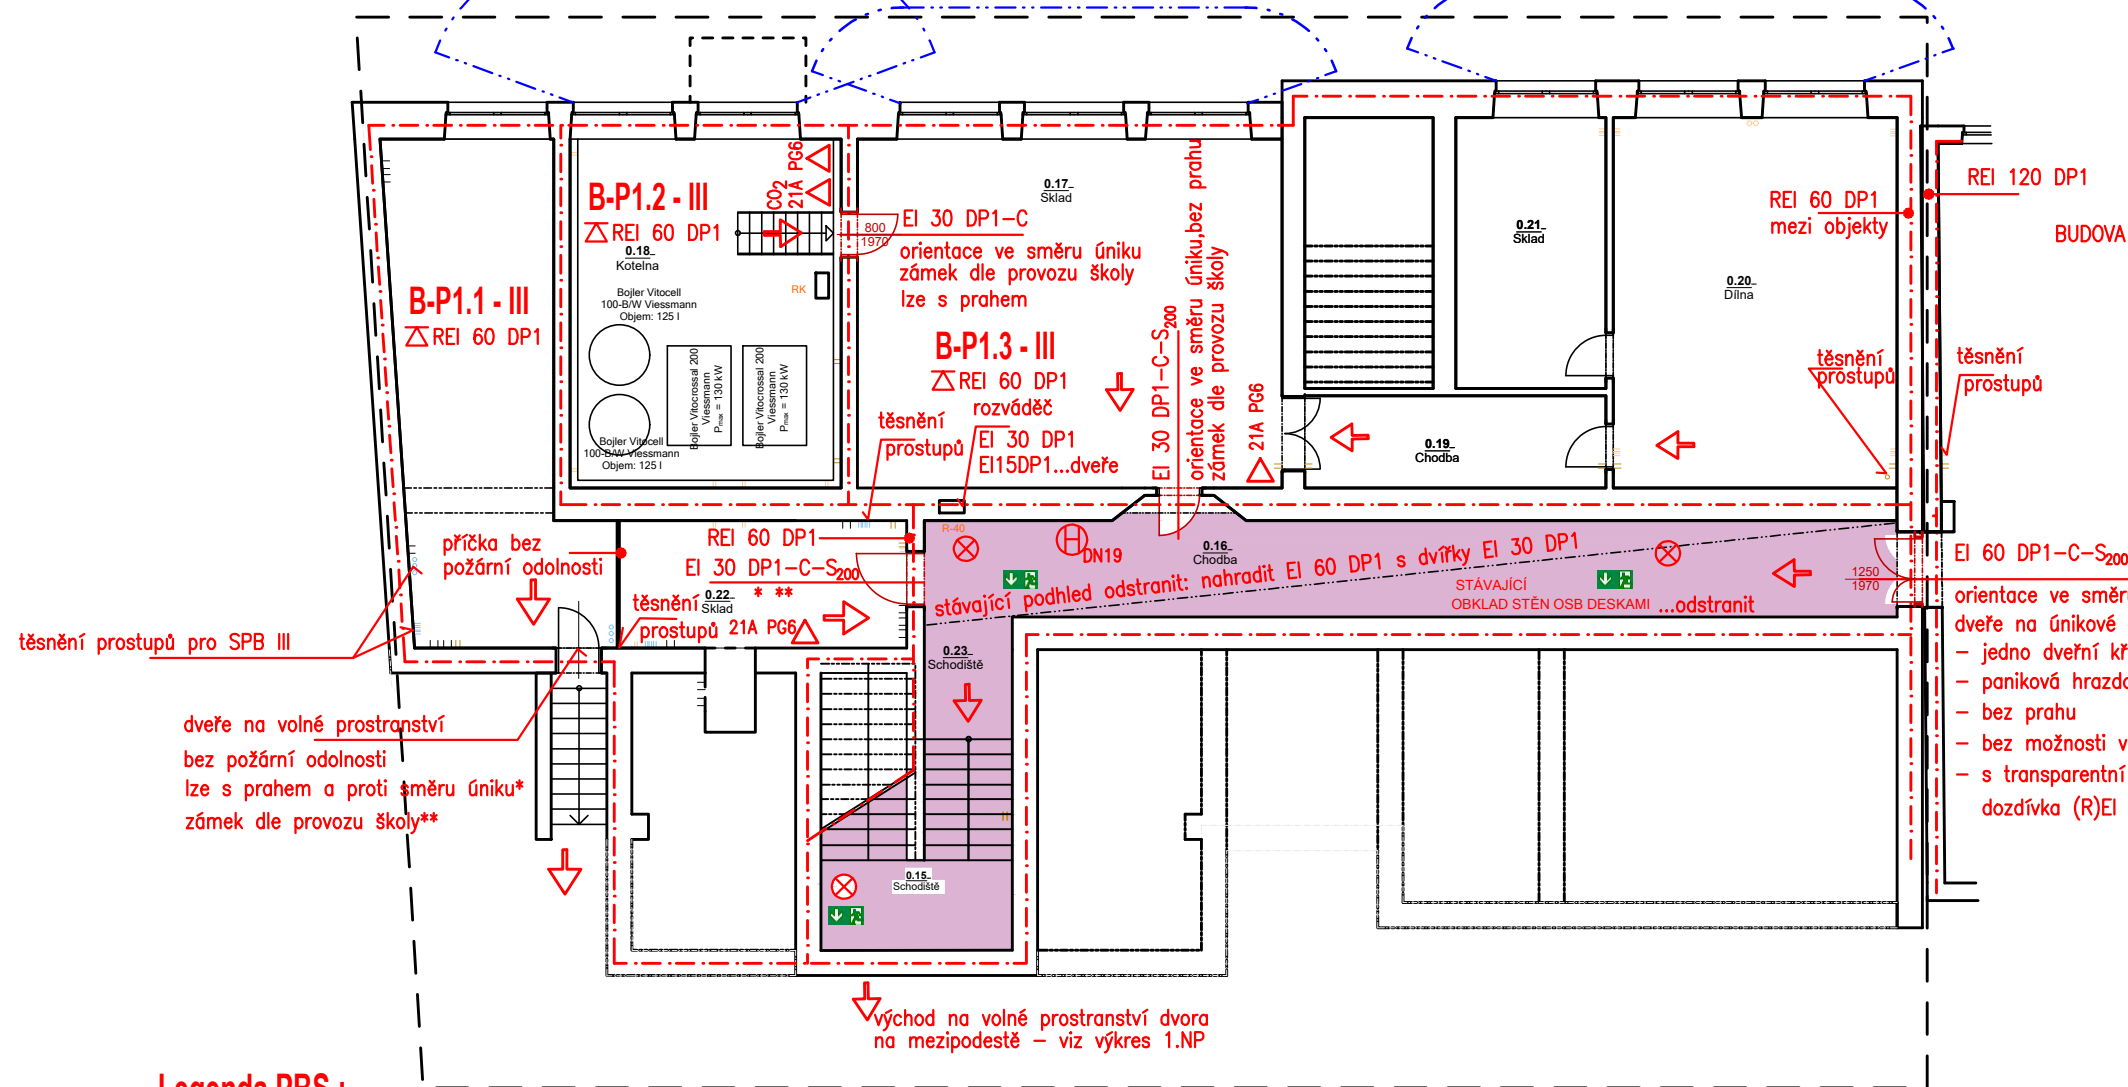

BUDOVA C

EI 60 DP1-C-S₂₀₀

 
orientace ve směru úniku, tj. z budovy C do budovy B
dveře na únikové cestě ze shromažďovacího prostoru:

- jedno dveřní křídlo 1100 mm nebo dvě otevíravá křídla s koordinátorem zavírání
- paniková hrazda na otevíravých křídlech
- bez prahu
- bez možnosti vložení zámku nebo panikových zámečků
- s transparentní plochou – sklo (bezpečnost evakuace)
- dozdivka (R)EI 120 DP1

Legenda PBS :

- požárně dělící konstrukce
- B-P1.1 - III ohrazení požárního úseku
- oblast ČCHÚC z 1.S do 3.NP: rozváděče s požární odolností, nouzové osvětlení, směry úniku bez nových volně vedených instalací (omítka, chráničky s požární odolností)
- △ EI 60 DP1 požadovaná požární odolnost stropu
- EI 30 DP1 - C požadovaná požární odolnost požárního uzávěru orientace dle TZPO a pozn. ve výkrese
- S₂₀₀ dveře těsně proti proniku kouře
- směry úniku
- △ přenosný hasicí přístroj s hasebnou schopností 21A PG6
- ⊕ DN19 vnitřní hadicový systém předepsané dimenze
- ⊗ nouzové osvětlení spojené s ukazatelem směru úniku samodobíjecí světlo
- EPS prostor chráněný elektrickou požární signalizací
- ↓ značky se směry úniku dle ČSN ISO 3864
- ⊙ tlačítkový hlásič požáru
- Instalace: případné instalace procházející požárními stropem budou požárně těsněny, viz TZPO

USPOŘÁDÁNÍ OBJEKTŮ:



DLE VÝKRESU STAVEBNÍ ČÁSTI – DLE AKTUALIZACE PD ZŠ ÚJEZD U BRNA – Ing. Valenta

POŽÁRNĚ BEZPEČNOSTNÍ ŘEŠENÍ		Ing. Marie RUSINOVÁ, Ph.D.	
Vypracovala: Ing. M. Rusinová, Ph.D.		ČKAIT 1005856	
Investor: Město Újezd u Brna, Komenského 107, Újezd u Brna		Cihlářská 18, 602 00 Brno	
Stavba: REVITALIZACE STAVU PBS ZŠ Újezd u Brna		e-mail: rusinova.pbs@seznam.cz	
Školní 284, 664 05 Újezd u Brna		tel.: 777 037 645	
Název výkresu: PŮDORYS 1.S – PBS – budova B		Datum: 05/2021	
		změna	
		Stupeň: dokončené stavby	
		Měřítko: 1:150	Č.výkresu: D.1.3.2.b.

chráněno zákonem č. 121/2000 Sb.