

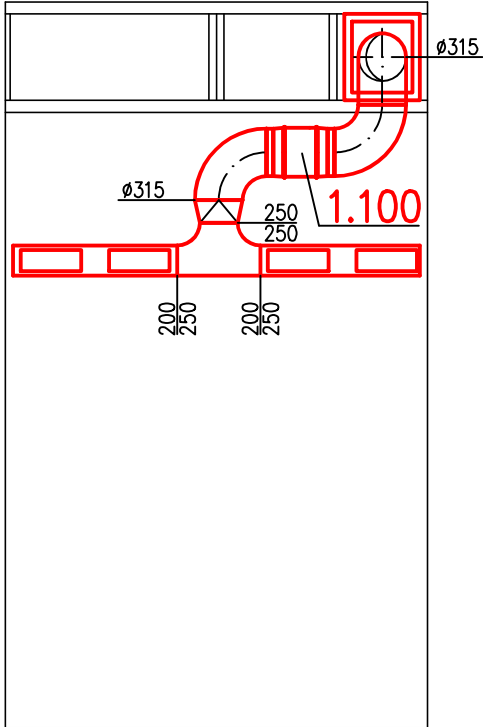


POHLED P1

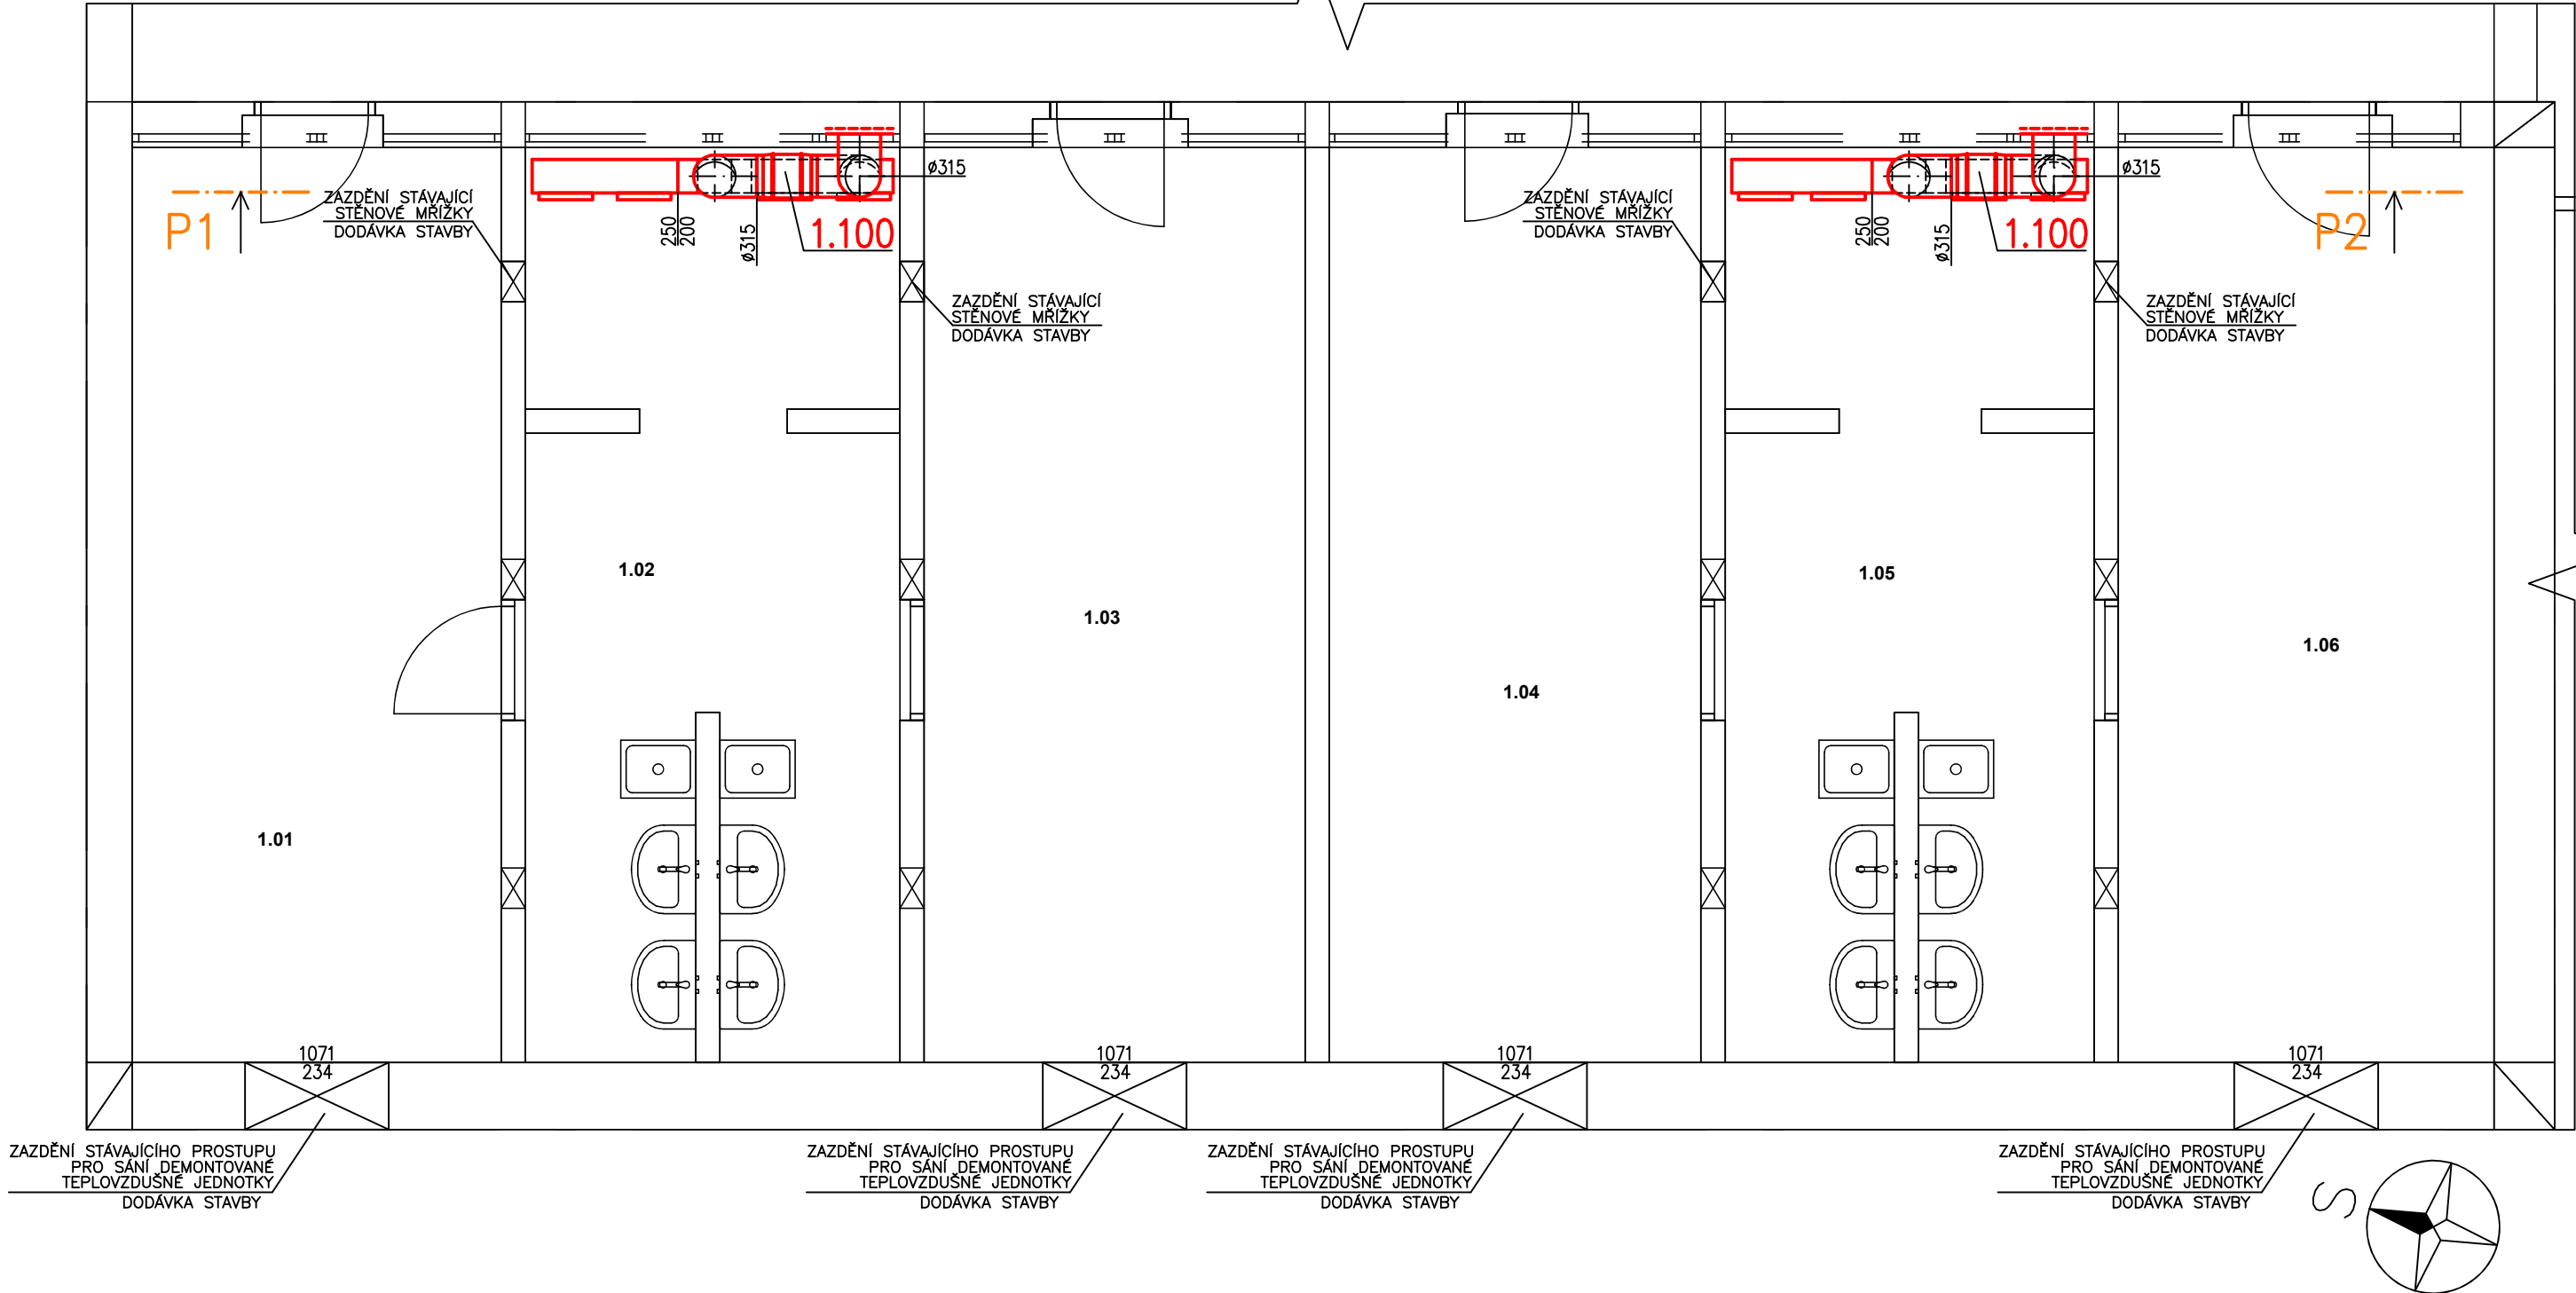

POHLED P2

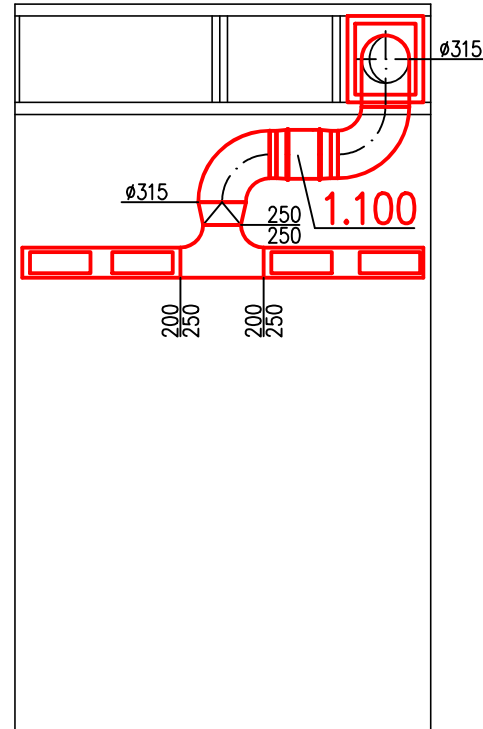

LEGENDA DEMONTÁŽÍ:  
DEMONTOVANÉ PRVKY  
STÁVAJÍCÍ NEDEMONTOVANÉ PRVKY

POZN.:  
TECHNICKÝ POPIS VZT JE UVEDEN V TECHNICKÉ ZPRÁVĚ.

Hlavní inženýr projektu: ENLYTECH s r.o.			<div>Enlytech</div> <div>Energetické analýzy a technologie</div> <div>Lidická 700/19, Brno 602 00</div> <div>Tel: +420 606 485 545</div> <div>Mail: info@enlytech.cz</div>		
ZODP. PROJEKTANT	VYPRACOVAL	KONTROLOVAL			
Ing. Petr Komínek	Ing. Ondřej Truksa	Ing. Tomáš Vašulka			
Stavebník: Město Újezd u Brna, IČO: 00282740, Komenského 107, 66453 Újezd u Brna			FORMÁT	6xA4	
Akce:  Rekonstrukce šaten a sprch v tělocvičně, ZŠ Újezd u Brna			DATUM	04/2026	
			ÚČEL	DPS	
			Č. ZAKÁZKY	1_2026014	
Profese:	D.1.2.4c Vzduchotechnika	Objekt:	SO01	Č. KOPIE	
Obsah:	PŮDORYS A POHLEDY 1.NP DEMONTÁŽE			MĚŘÍTKO  1:50	Č. VÝKRESU  03