


BUDOVA B – 4.NP – PBS

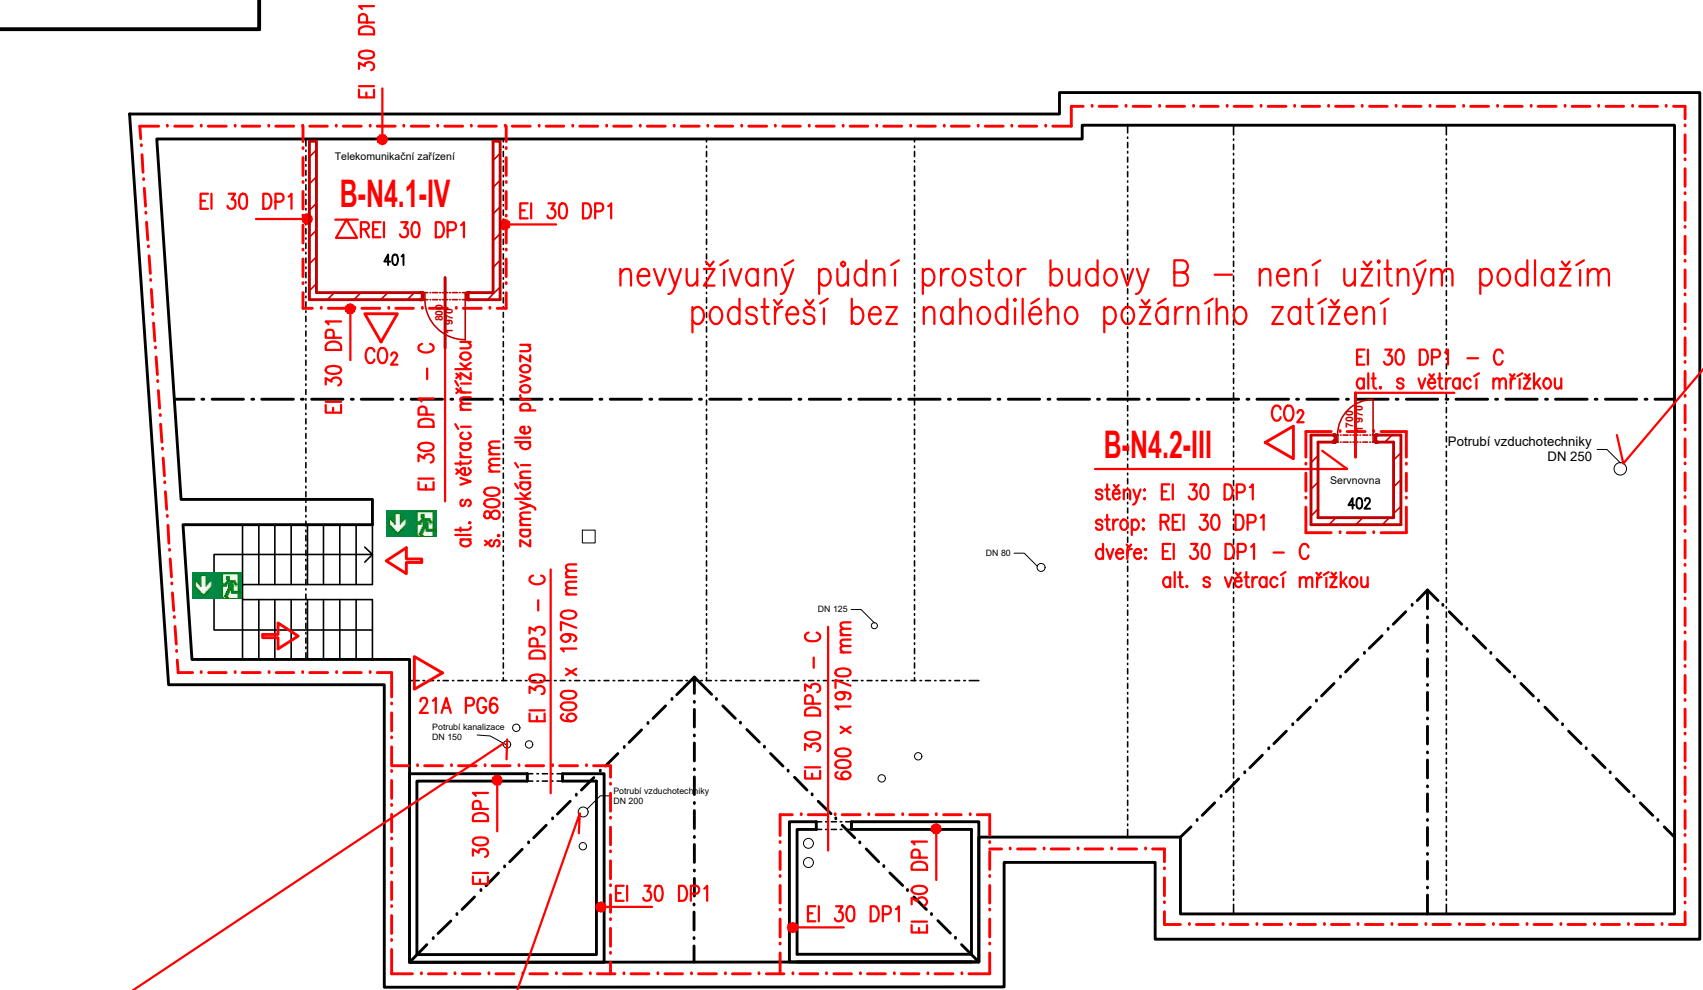

Legenda PBS :

- B-N4.1-IV** požárně dělící konstrukce
ohraničení požárního úseku
označení stupně požární bezpečnosti

- REI 30 DP1 požadovaná požární odolnost stropu

- EI 30 DP1 požadovaná požární odolnost požární stěny**

- El 30 DP1 - C** požadovaná požární odolnost požárního uzávěru
orientace dle TZPO a pozn. ve výkrese

 
- směry úniku

- ▲ přenosný hasicí přístroj s hasebnou schopností 21A PG6 – 2 ks v podlaží

- značky se směry úniku dle ČSN ISO 3864

Instalace: prostupy potrubí budou těsněny pod požárním stropem
těsnící manžety budou osazeny dle požadavků v kap. 2.8.5. TZPO

USPOŘÁDÁNÍ OBJEKTŮ:



DLE VÝKRESU STAVEBNÍ ČÁSTI – DLE AKTUALIZACE PD ZŠ ÚJEZD U BRNA – Ing. Valenta

POŽÁRNĚ BEZPEČNOSTNÍ ŘEŠENÍ		Ing. Marie RUSINOVÁ, Ph.D.	
Vypracovala: Ing. M. Rusinová, Ph.D.		ČKAIT 1005856	
Investor: Město Újezd u Brna, Komenského 107, Újezd u Brna		Cihlářská 18, 602 00 Brno e-mail: rusinova.pbs@seznam.cz tel.: 777 037 645	
Stavba: REVITALIZACE STAVU PBS ZŠ Újezd u Brna Školní 284, 664 05 Újezd u Brna		Datum: 05/2021	
		Stupeň: změna dokončené stavby	
Název výkresu: PŮDORYS 4.NP – PBS – budova B		Měřítko: 1:150	Č.výkresu: D.1.3.6.

chráněno zákonem č. 121/2000 Sb.